




1階 平面図 1/200

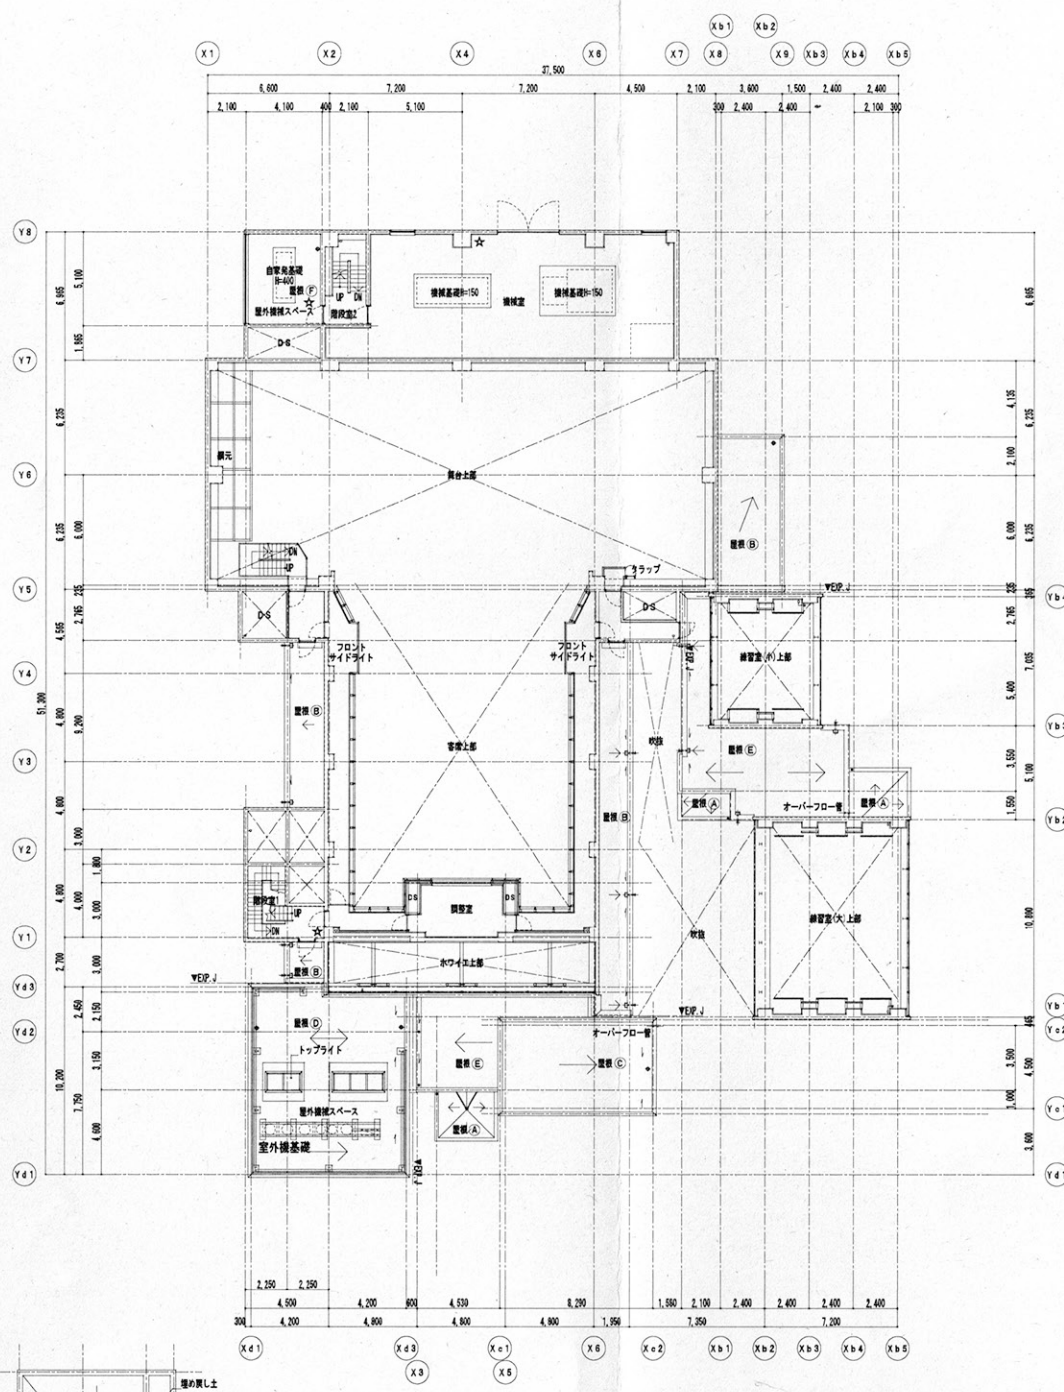

2階 平面図 1/200

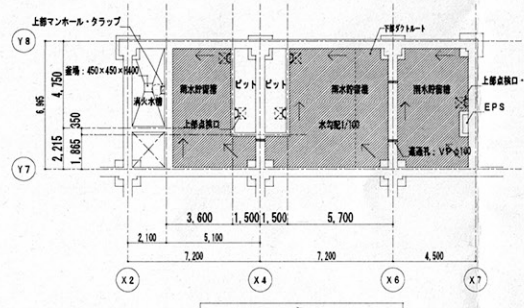

貯留庫・ピット 平面図 1/200

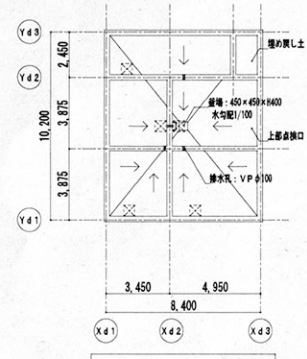

便所ピット 平面図 1/200

昭和文芸小劇場（仮称）新築工事 設計図			
1階・2階 平面図		No.024	
縮尺	1/200	図	138
係長	係員	設計	
平成26年2月 日			
名古屋市住宅都市局営繕部営繕課			
大建設株式会社 名古屋事務所			
本図記入寸法は特記なき限り「mm」単位とする。			

- 防 防火設備
 - 特 特定防火設備(常閉)
 - 特 特定防火設備(常開 煙感連動)
 - 消 屋内消火栓
 - ★ 消火器ボックス (形以て懸壁埋込みタイプ)
 - ☆ 消火器ボックス (形以て懸壁埋込みタイプ)
 - ※ 消火器本体は設置工事
 - 床下点検口600角
 - 機械製マンホールφ600
 - ステンレス製密閉型床下点検口600角
 - 点字ブロック (停止、線上 磁器質300角タイル製)
 - ▨ カーペット用点字版 (停止、線上 SUS製)
- ○ ○ 鋼鉄製ルーフトレンφ75, φ100 (縦線が内境となる部分のみφ100)
 ● ● ● 塩ビ製自在ドレンφ75, φ100 (縦線が内境となる部分のみφ100)
 ◆ ◆ ◆ 縦線 SUS φ75 (特記なき限り共通)
 ○ ○ ○ 横引管 VU φ100 (特記なき限り共通)
 室内の雨樋施工箇所は、耐火二層管φ100を施すものとする